


2019cznik nr 6 do Zapytania ofertowego nr 2/3.2.2/PET/2017 - kurt hali produkcyjnej - rzut parteru

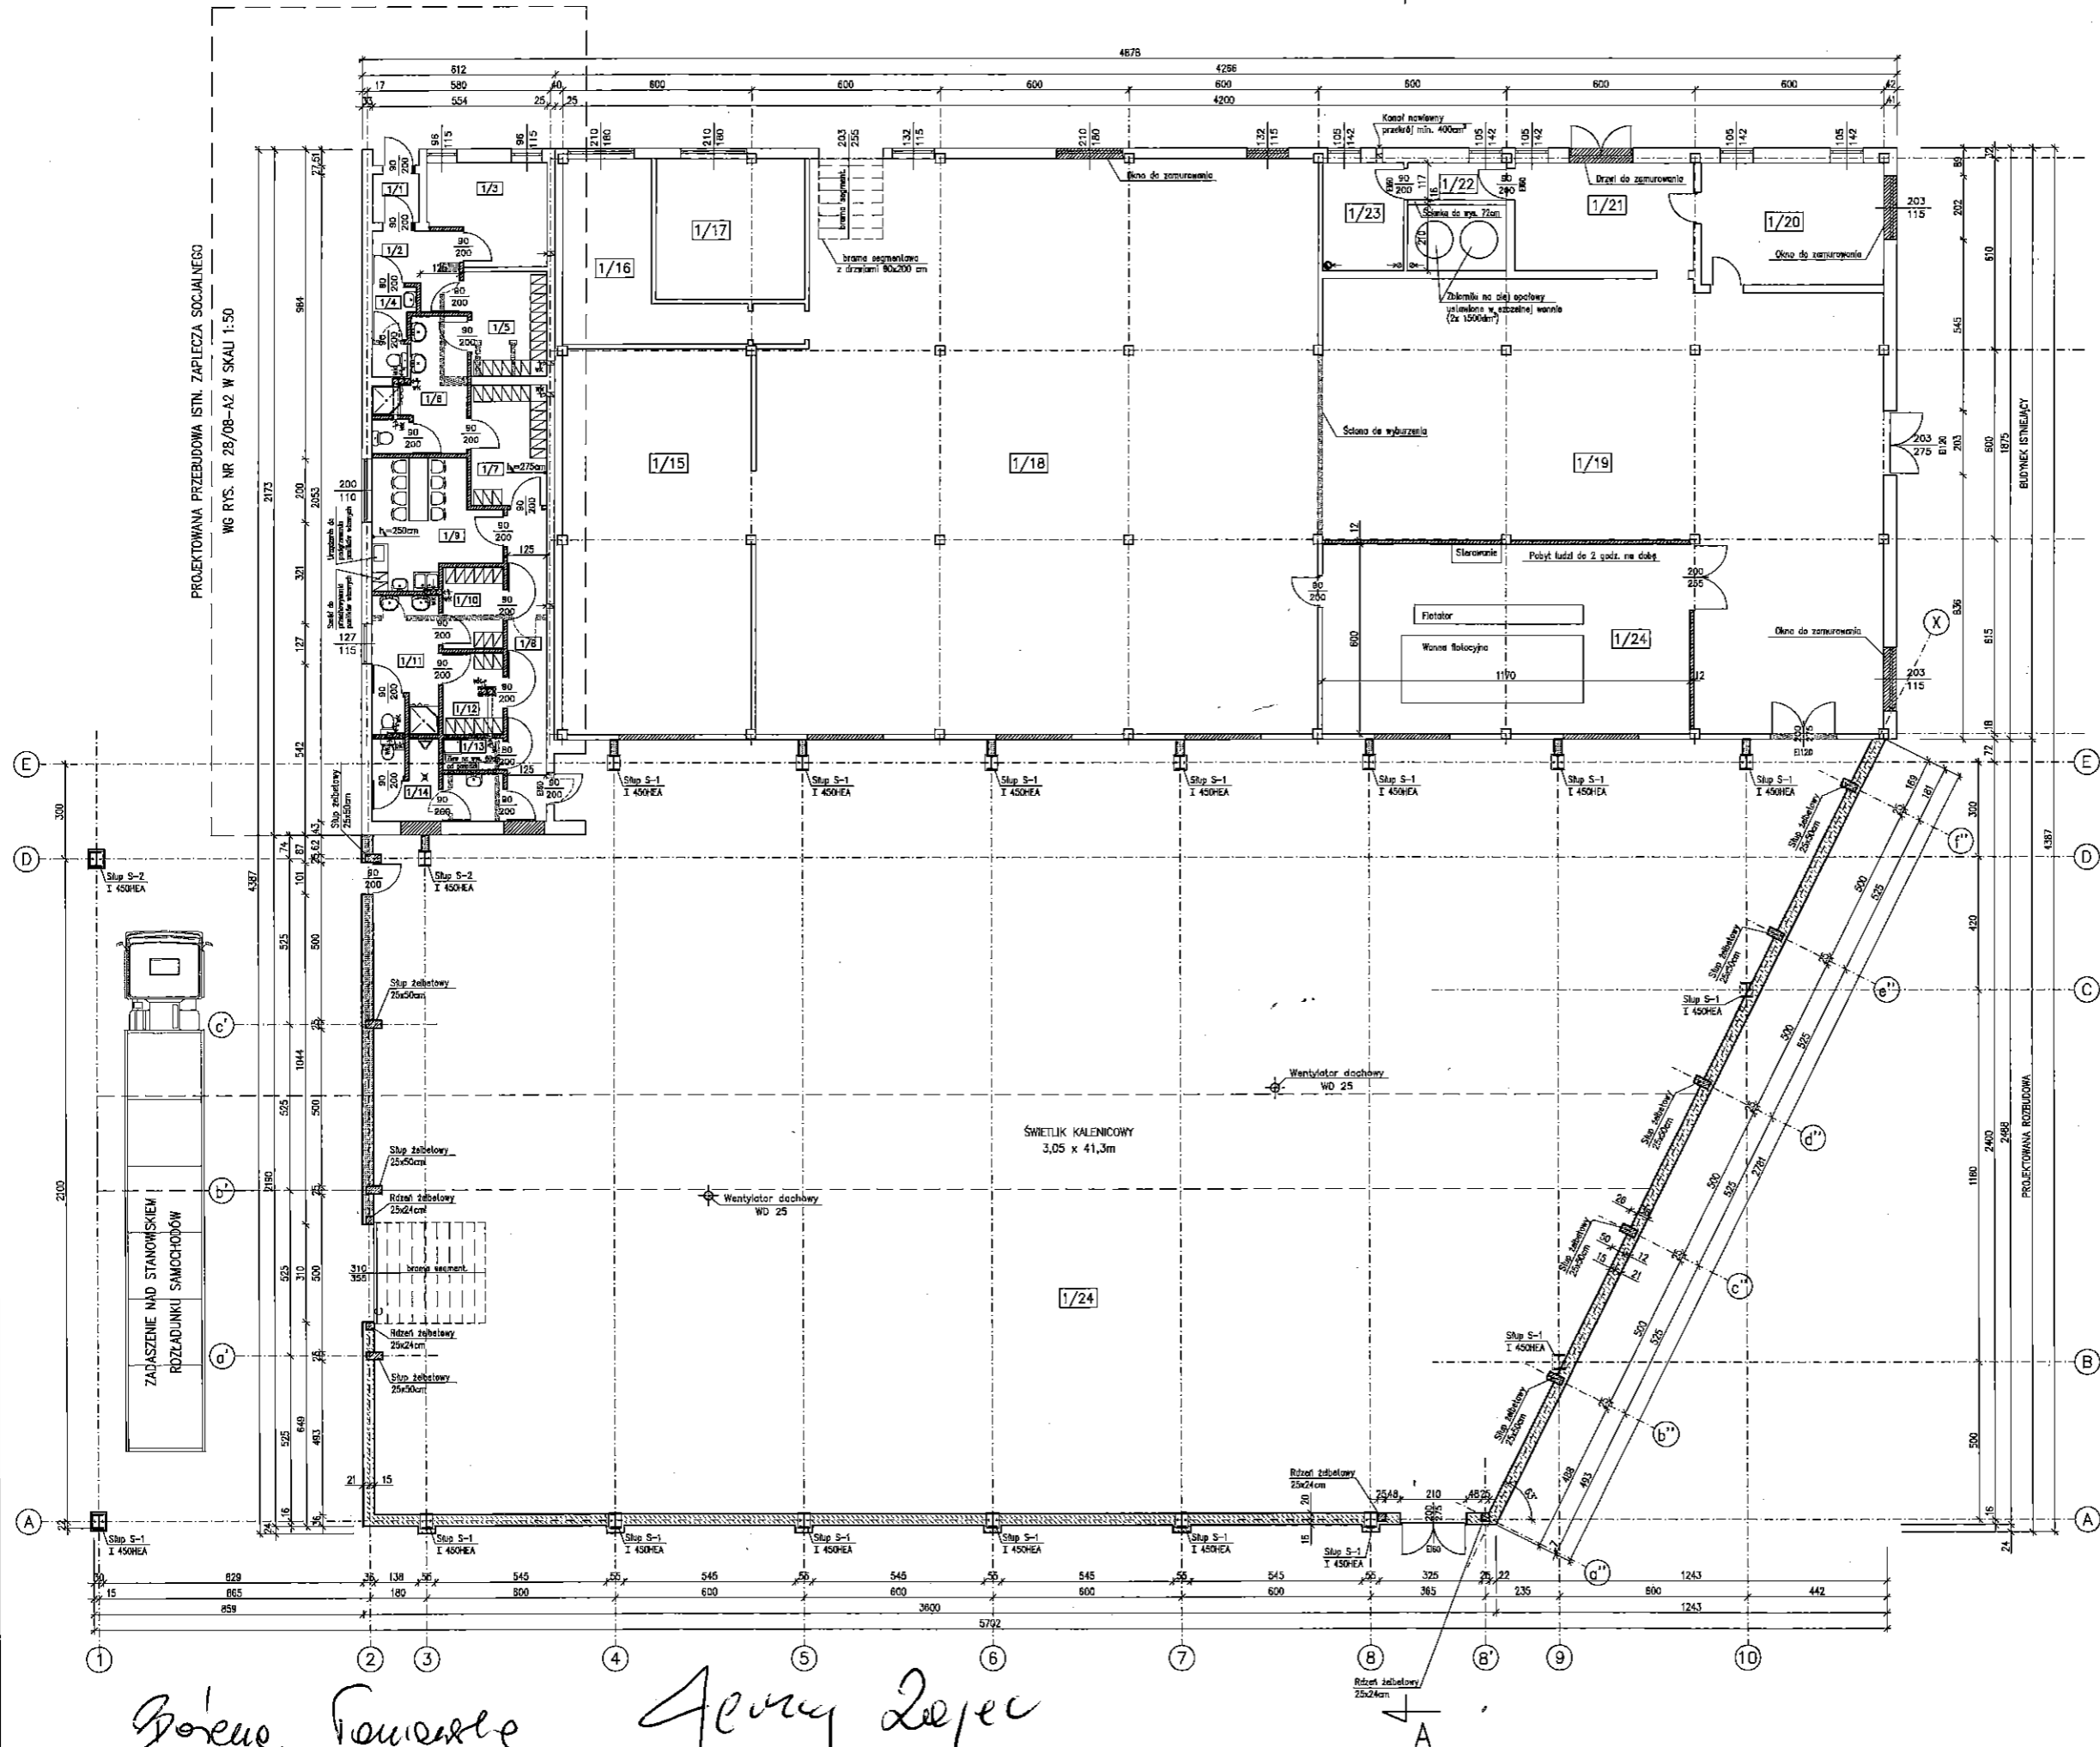

ZESTAWIENIE POMIESZCZEŃ			
Lp.	Nazwa pomieszczenia	Posadzka	m <sup>2</sup>
1/1	Wiatrołap	gres	2,27
1/2	Korytarz	gres	5,77
1/3	Biuro	gres	11,16
1/4	WC + przedsionek izolacyjny	gres	3,30
1/5	Szafka odzieży własnej	gres	8,28
1/6	Umывальnia	gres	10,40
1/7	Szafka odzieży roboczej	gres	9,15
1/8	Korytarz	gres	12,32
1/9	Jadalnia (typ I)	gres	13,93
1/10	Szafka odzieży własnej	gres	5,00
1/11	Umывальnia	gres	9,37
1/12	Szafka odzieży roboczej	gres	5,00
1/13	Schowek porządkowy	gres	1,93
1/14	WC + przedsionek izolacyjny	gres	8,50
RAZEM (część socjalna)			106,40
1/15	Magazyn	pos. bet.	73,14
1/16	Magazyn	pos. bet.	22,78
1/17	Magazyn	pos. bet.	21,10
1/18	Magazyn	pos. bet.	315,40
1/19	Magazyn	pos. bet.	178,32
1/20	Magazyn	pos. bet.	22,54
1/21	Magazyn	pos. bet.	19,45
1/22	Magazyn oleju opałowego	pos. bet.	10,84
1/23	Kotłownia	pos. bet.	8,81
1/24	Podzięczalnia technologiczna	pos. bet.	76,20
RAZEM (część magazynowa)			748,58
1/24	Hala produkcyjna	pos. bet.	898,10
RAZEM (część produkcyjna)			998,10
RAZEM			1853,08

Legenda	
	Ściany istniejące
	Ściany projektowane
	Ściany do wyburzenia
	Wentylator kanałowy

RZUT PARTERU - RYSUNEK ZMIAN			
Opis: Imię i Nazwisko	Branża	Podpis	
Projektant: mgr inż. arch. Marek KRYSZEK	ARCHITECTURA		
Nr uprawnień: LAN-8348/75/06	ARCHITECTURA		
Sprowadził: mgr inż. arch. Magdalena TYRANISKA	ARCHITECTURA		
Nr uprawnień: RZA-03/06	ARCHITECTURA		
Projektował: mgr inż. Marek KRYSZEK	ARCHITECTURA		
Nr uprawnień: PKP/0006/P000/07	ARCHITECTURA		
Sprowadził: mgr inż. Andrzej BAUER	KONSTRUKCJA		
Nr uprawnień: 1-7342/238/94	KONSTRUKCJA		
Tytuł rysunku: <b>PROJEKT BUDOWLANY ROZBUDOWY I PRZEBUDOWY BUDYNKU PRODUKCYJNEGO O POMIESZCZENIU DO RECYKLINGU TWORZYW SZTUCZNYCH (WPROWADZENIE INNOWACYJNEJ INSTALACJI PRODUKCJI PŁANKA PET) WRAZ Z INFRASTRUKTURĄ PRZEDSIĘBIEMSTWA</b>			
Inwestor: Przedsiębiorstwo Produkcyjno-Handlowo-Usługowe "ERGPET" Sp. z o.o. Pułtów 3, 29-206 Pułtów			
<b>PROINWEST</b>		Nr projektu: 28/08	
PROJEKTOWANIE I REALIZACJA INWESTYCJI S.C. A. BAUER, W. CEBULA		Załącznik: 28/08-A1	
		Nr rysunku: 28/08-A1.2	
39-200 DEBICA, ul. RACZYŃSKICH 3 tel./fax. 014 8766160		Data: czerwiec 2008 Skala: 1:100	

*Bolesław Tomaszewski* *Geny Lejpec*